

# MAPA DO CELÓW PROJEKTOWYCH

## skala 1 : 1000

### ARKUSZ 8 (10)

*Przebieg*

*14. LUT. 2017*

*z up. STAROSTY*

*Katarzyna Zwargowa*

**GEODEZJA POWIATOWA**

Naczelniczka Wydziału Geopł. i

*zawieszona z urzędu*

**Nazwa miejscowości:** Brzezine

**Jednostka ewidencyjna (identyfikator, nazwa):** 302006\_5, Pleszew – obszar wiejski

**Obsrę ewidencyjny (identyfikator, nazwa):** 302006\_5.0003 Brzezine

**Polozenie (ulica, adres):** Stawiszynska, Zawidowska, Debowa

**Sekcja mapy:** 6.166.19.25.1, 6.166.19.25.3, 6.166.19.05.1

**Nazwa układu współrzędnych prostokątnych (kraj):** 2000 18

**Nazwa układu współrzędnych układu wysokości:** Kronstadt 66

**Informacje o składowości gruntowych mających wpływ na zagospodarowanie gruntów, zaliczanych w granicach projektowanej inwestycji: mapa została wykonana bez ustalenia służebności gruntowych**

**Oznaczenie kancelaryjne zgłoszenia pracy geodezyjnej:** GK.6640.1.908.2016

**Oznaczenie granic obszaru, który był przedmiotem aktualizacji:** — — —

**Data opracowania mapy:** 30.11.2016r.

**KLAD USŁUG GEODEZYJNYCH**

**Piotr Mikolajczak**

ul. Sk. Monarcsi 7b, 62-200 Kallisz

tel./fax (0245) 616 24; 602 706 722

e-mail: [info@mkp.org.pl](mailto:info@mkp.org.pl)

**REGON 250544455 NIP 618-106-13-84**

*(nazwa wykonawcy)* *(podpis osoby reprezentującej wykonawcę)*

geodeta

*Piotr Mikolajczak*

**Piotr Mikolajczak**

**Piotr Mikolajczak**


*(imię i nazwisko geodety uprawnionego, który opracował mapę)*

**14357**

*(numer uprawnień, podpis geodety)*

**14357**

*(numer uprawnień, podpis geodety)*

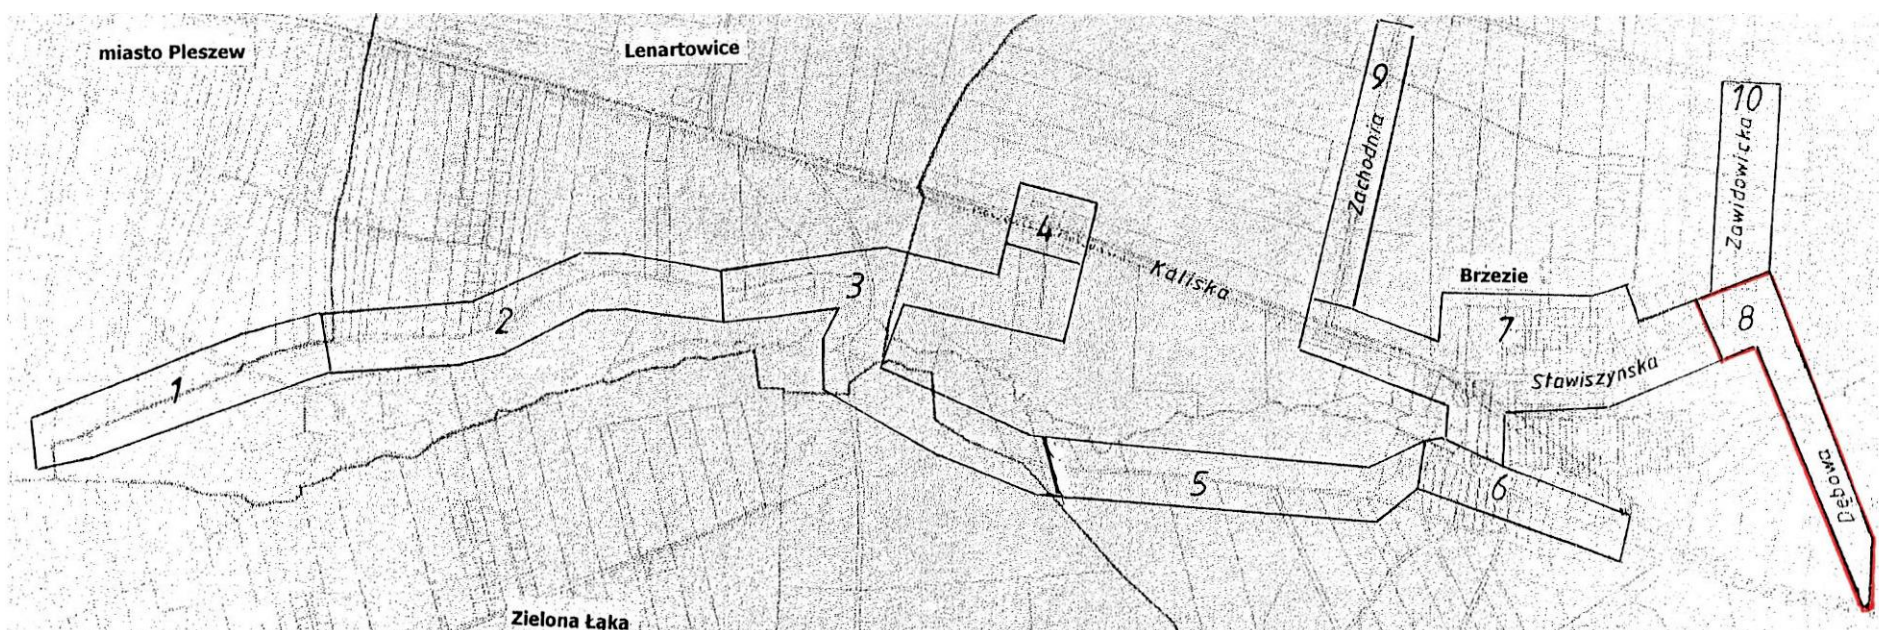

|  |  |  |                                 |
|--|--|--|---------------------------------|
|  <b>PRACOWNIA PROJEKTOWA</b><br><b>KALISZ Al. Wolności 12, tel. (52) 7346130</b><br><b>E-mail: zwj.prubud@onet.pl</b> | <b>TREŚĆ</b><br><b>Projekt zagospodarowania terenu</b>   |  | <b>STADIUM P.B.</b>             |
|  | <b>OBIEKT</b><br><b>Budowa kanalizacji sanitarnej w Brzeziu</b>                                  |  | <b>SEALA</b><br><b>1:1000</b>   |
| <b>specjalność</b><br><b>Inst. sanit.</b>  | <b>imię i nazwisko</b><br><b>Projektant:</b><br><b>Andrzej Błaszczyński</b>                      |  | <b>DATA</b><br><b>01.11.08.</b> |
|  | <b>nr upraw.</b><br><b>LIAN</b><br><b>7342/8693</b>  |  | <b>NR ROZSUMNEU</b><br><b>2</b> |
| <b>Inst. sanit.</b>  | <b>podpis</b><br><b>Sprawdzący:</b><br><b>inż. Tomasz Sampr</b><br><b>GT</b><br><b>8308/1-07</b> |  |                                 |
|  | <b>BRANŻA</b><br><b>Sanitarna</b>  |  |                                 |
|  | <b>ADRES</b><br><b>BRZEZIE, gm. Pleszew</b>  |  |                                 |